
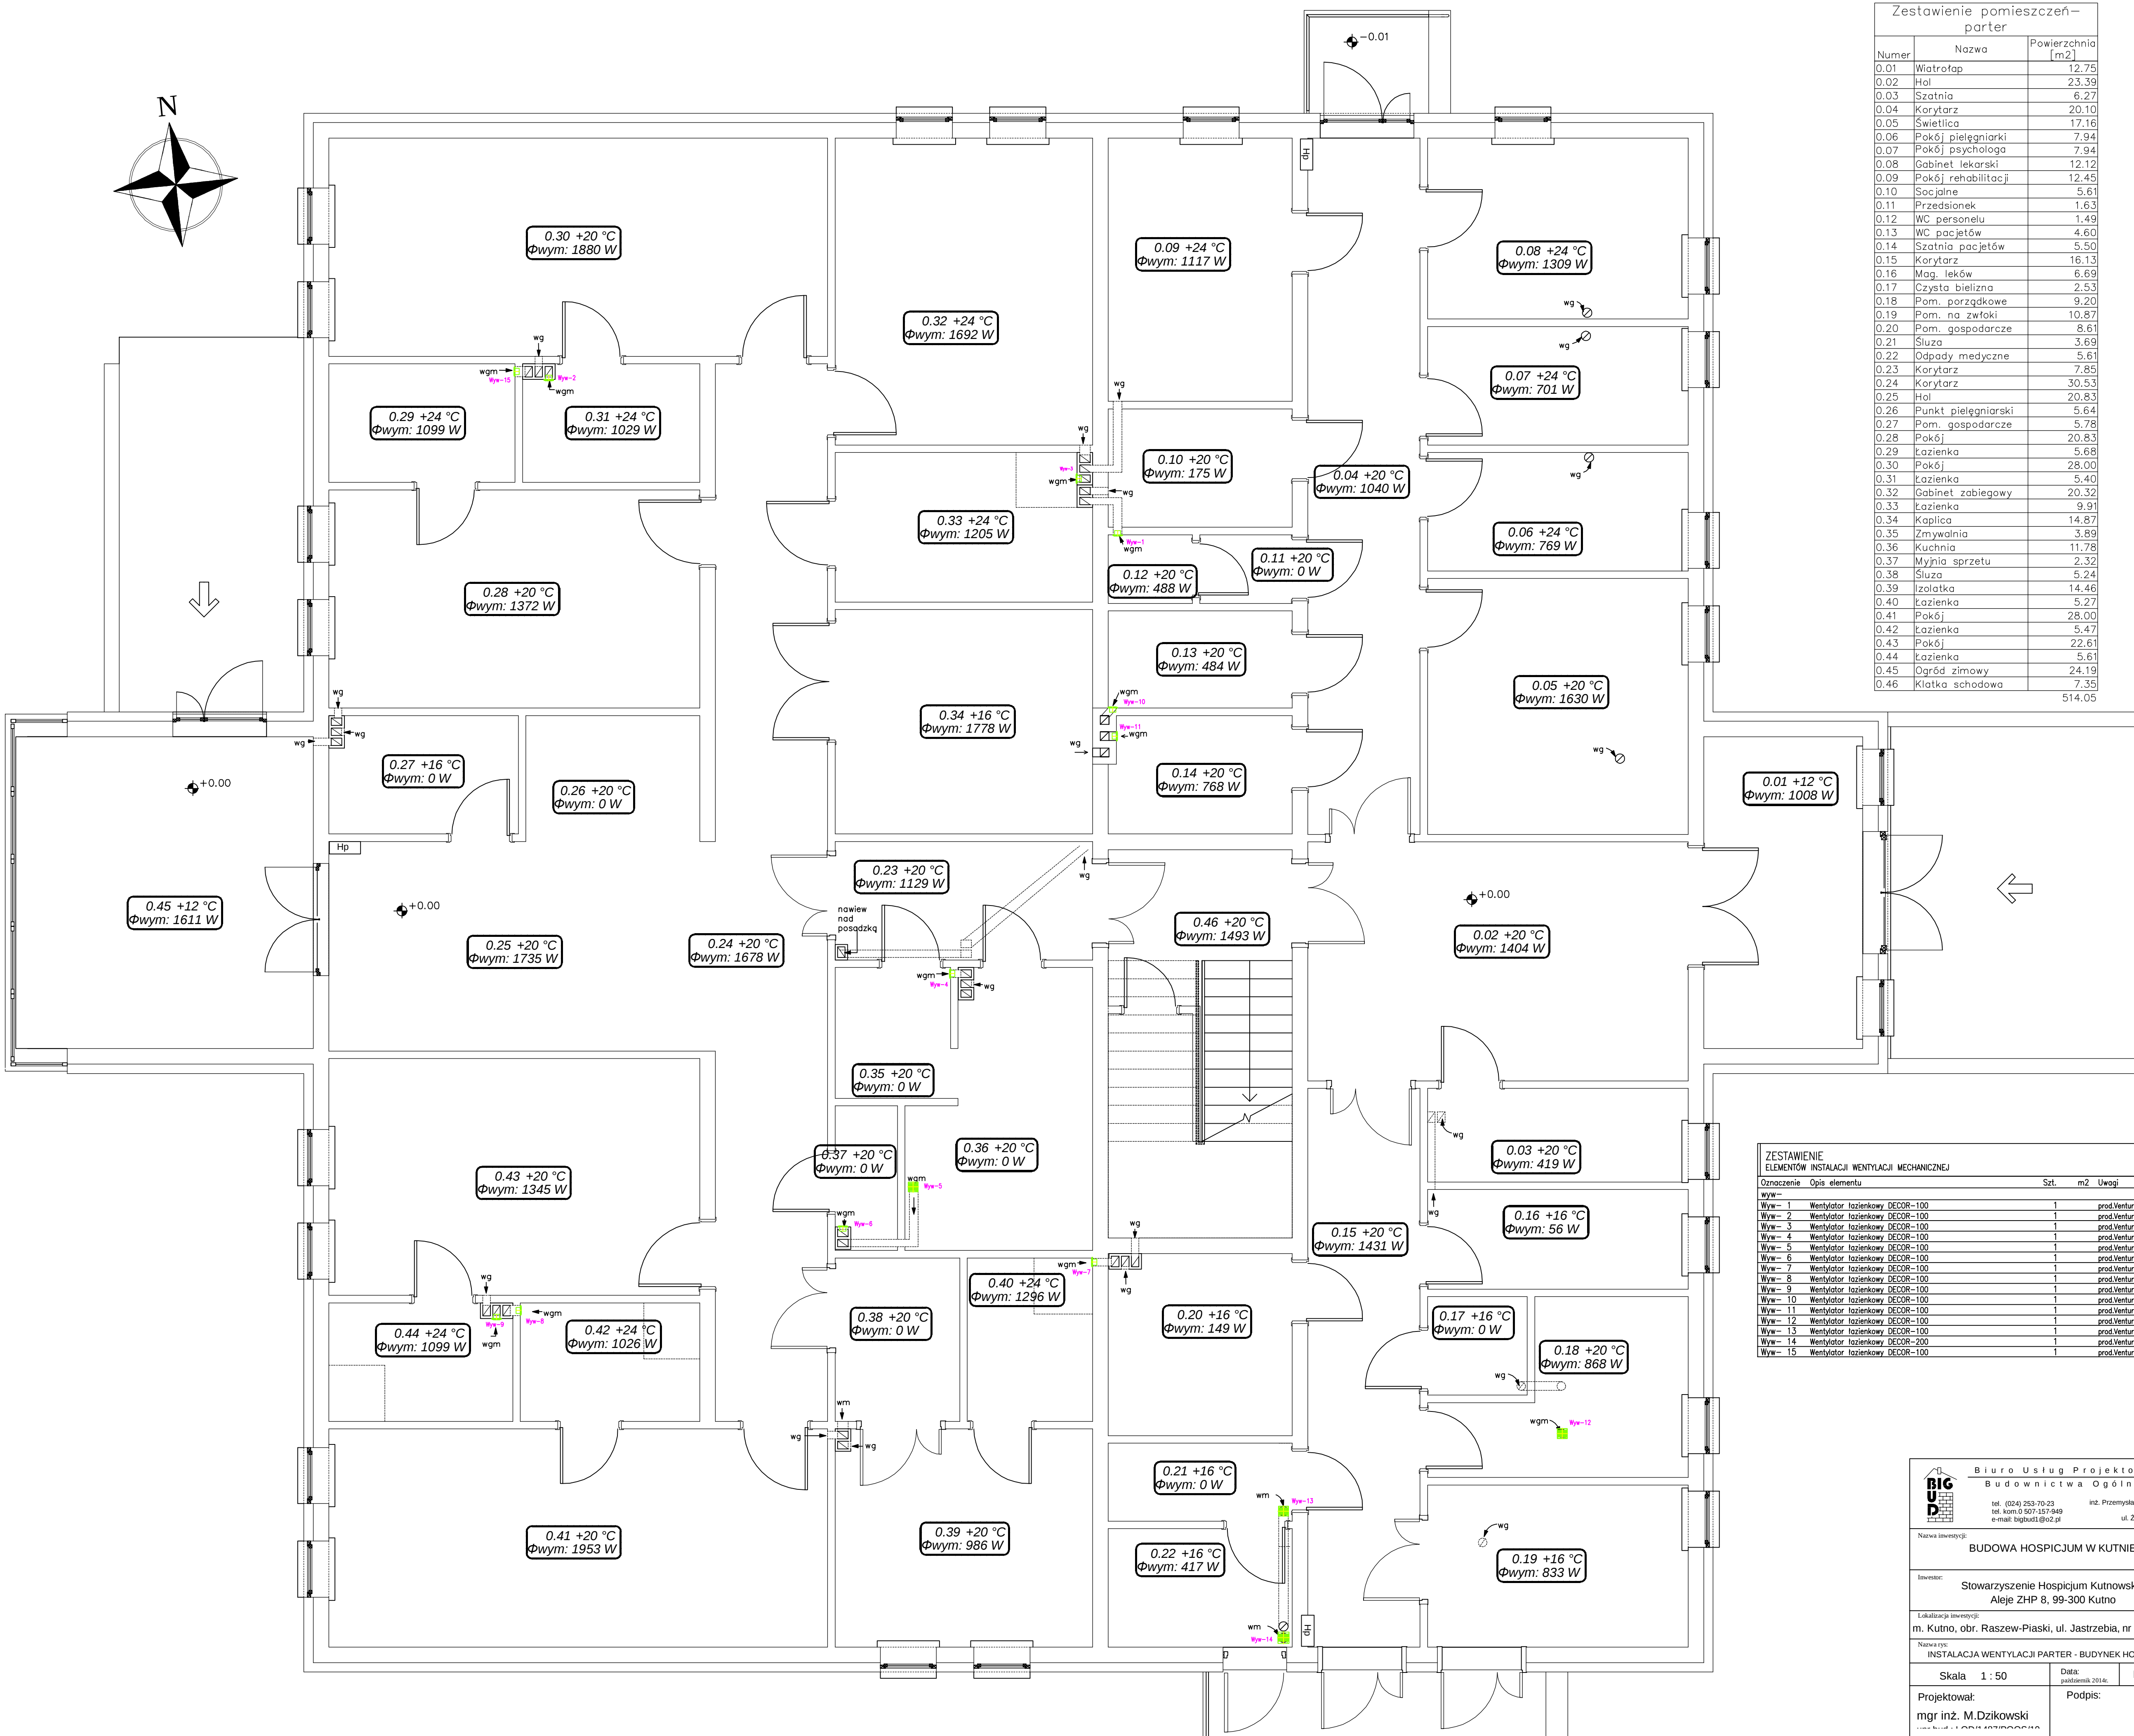


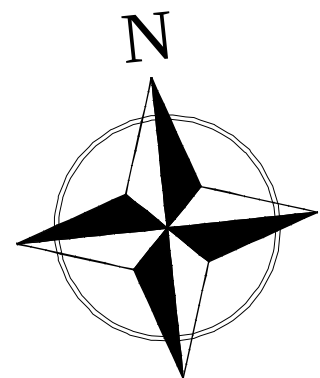

Zestawienie pomieszczeń – parter		
Numer	Nazwa	Powierzchnia [m ²]
0.01	Wiatrołap	12.75
0.02	Hol	23.39
0.03	Szotnia	6.27
0.04	Korytarz	20.10
0.05	Świetlica	17.16
0.06	Pokój pielęgniarzy	7.94
0.07	Pokój psychologa	7.94
0.08	Gabinet lekarski	12.12
0.09	Pokój rehabilitacji	12.45
0.10	Socjalne	5.61
0.11	Przedśiołek	1.63
0.12	WC personelu	1.49
0.13	WC pacjentów	4.60
0.14	Szotnia pacjentów	5.50
0.15	Korytarz	16.13
0.16	Mag. leków	6.69
0.17	Czysta bielizna	2.53
0.18	Pom. porządkowe	9.20
0.19	Pom. na zwłoki	10.87
0.20	Pom. gospodarcze	8.61
0.21	Śluza	3.69
0.22	Odpady medyczne	5.61
0.23	Korytarz	7.85
0.24	Korytarz	30.53
0.25	Hol	20.83
0.26	Punkt pielęgniarzy	5.64
0.27	Pom. gospodarcze	5.78
0.28	Pokój	20.83
0.29	Łazienka	5.68
0.30	Pokój	28.00
0.31	Łazienka	5.40
0.32	Gabinet zabiegowy	20.32
0.33	Łazienka	9.91
0.34	Kaplica	14.87
0.35	Zmywalnia	3.89
0.36	Kuchnia	11.78
0.37	Myjnia sprzętu	2.32
0.38	Śluza	5.24
0.39	Izolacja	14.46
0.40	Łazienka	5.27
0.41	Pokój	28.00
0.42	Łazienka	5.47
0.43	Pokój	22.61
0.44	Łazienka	5.61
0.45	Ogród zimowy	24.19
0.46	Klatka schodowa	7.35
		514.05

ZESTAWIENIE ELEMENTÓW INSTALACJI WENTYLACJI MECHANICZNEJ				
Oznaczenie	Opis elementu	Szt.	m ²	Uwagi
Wym-				
Wym-1	Wentylator łazienkowy DECOR-100	1		prod.Venture Ind.
Wym-2	Wentylator łazienkowy DECOR-100	1		prod.Venture Ind.
Wym-3	Wentylator łazienkowy DECOR-100	1		prod.Venture Ind.
Wym-4	Wentylator łazienkowy DECOR-100	1		prod.Venture Ind.
Wym-5	Wentylator łazienkowy DECOR-100	1		prod.Venture Ind.
Wym-6	Wentylator łazienkowy DECOR-100	1		prod.Venture Ind.
Wym-7	Wentylator łazienkowy DECOR-100	1		prod.Venture Ind.
Wym-8	Wentylator łazienkowy DECOR-100	1		prod.Venture Ind.
Wym-9	Wentylator łazienkowy DECOR-100	1		prod.Venture Ind.
Wym-10	Wentylator łazienkowy DECOR-100	1		prod.Venture Ind.
Wym-11	Wentylator łazienkowy DECOR-100	1		prod.Venture Ind.
Wym-12	Wentylator łazienkowy DECOR-100	1		prod.Venture Ind.
Wym-13	Wentylator łazienkowy DECOR-100	1		prod.Venture Ind.
Wym-14	Wentylator łazienkowy DECOR-200	1		prod.Venture Ind.
Wym-15	Wentylator łazienkowy DECOR-100	1		prod.Venture Ind.

Biuro Usług Projektowych
Budownictwa Ogólnego
tel. (024) 253-70-23
tel. kom. 0 507 157 849
e-mail: bigbud1@o2.pl
inż. Przemysław Rybczyński
99-300 Kutno
ul. Żeromskiego 2

Nazwa inwestycji:
BUDOWA HOSPICIUM W KUTNIE
Inwestor:
Stowarzyszenie Hospicjum Kutnowskie
Aleje ZHP 8, 99-300 Kutno
Lokalizacja inwestycji:
m. Kutno, obr. Raszew-Piaski, ul. Jastrzebia, nr dz. 741/37

Nazwa rysu:
INSTALACJA WENTYLACJI PARTER - BUDYNEK HOSPICIUM
Skala: **1 : 50**
Data: **październik 2014r.**
Nr rys.: **19**

Projektował:
mgr inż. M.Dzikowski
Podpis: