

 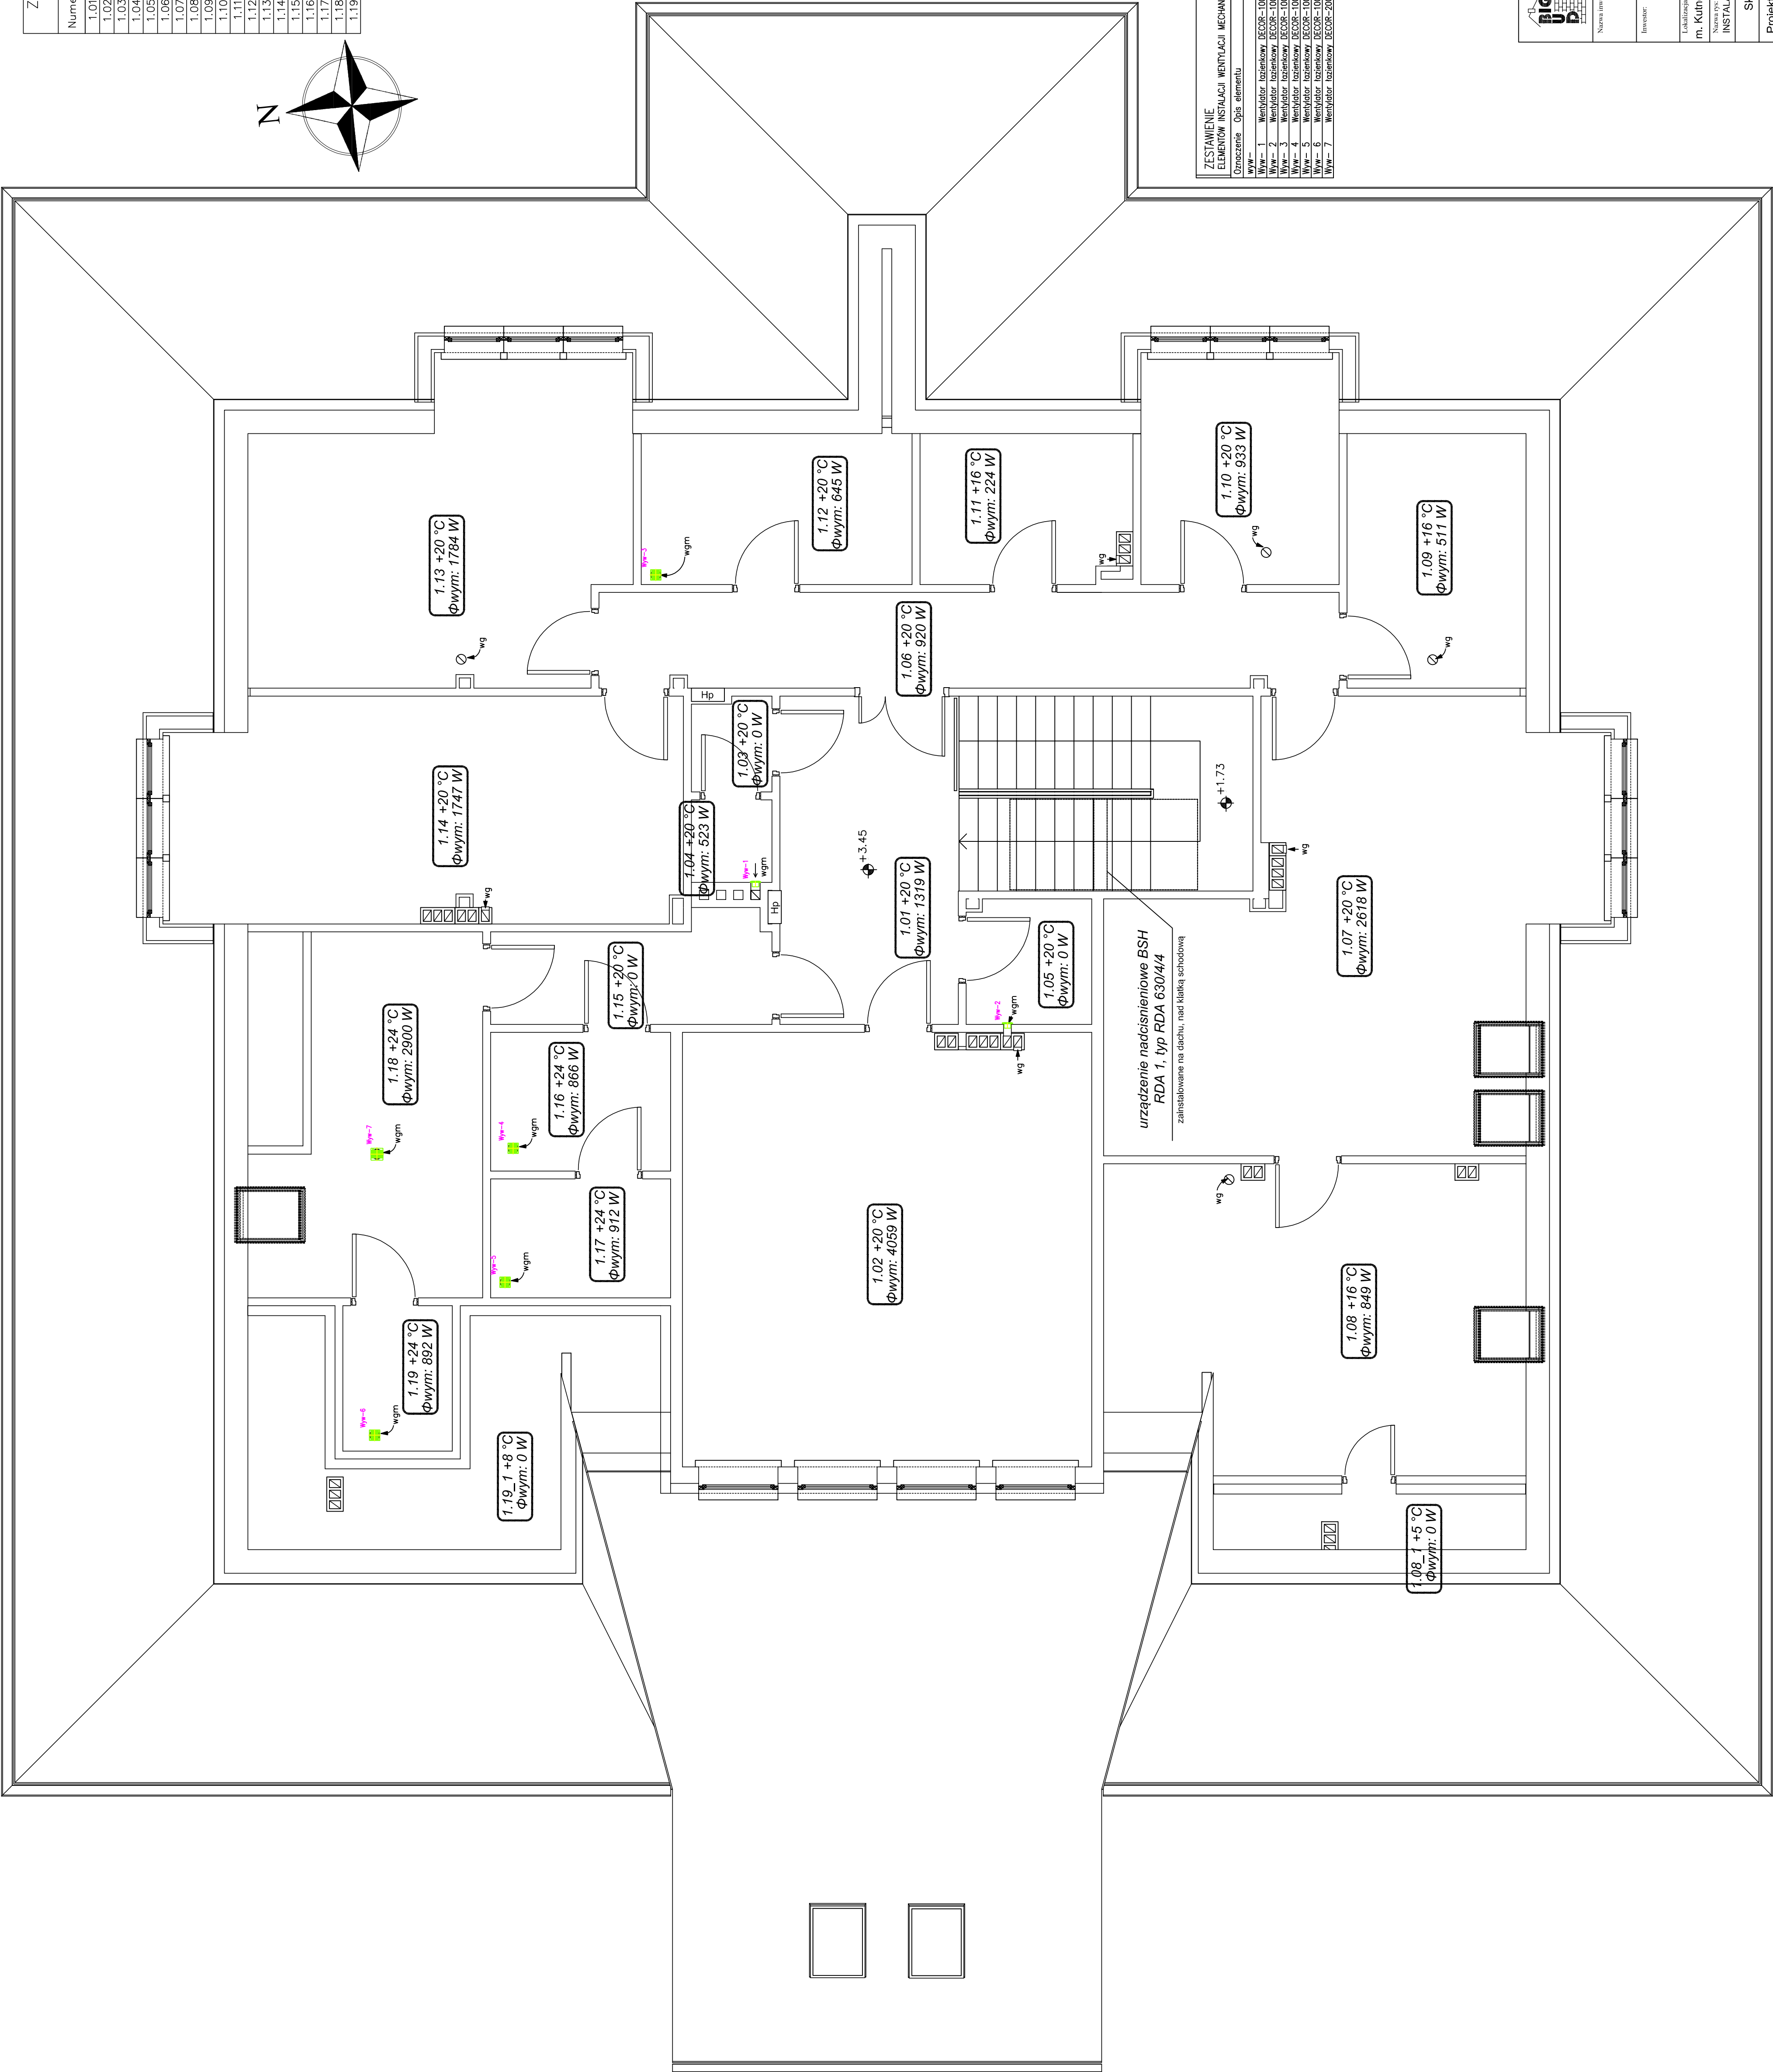


Zestawienie pomieszczeń – poddasze		
Numer	Nazwa	Powierzchnia użytkowa [m ²]
1.01	Hol	13.45
1.02	Sala konferencyjna	40.74
1.03	Przedsiónek WC	1.70
1.04	WC personelu	1.52
1.05	Pom. porządkowe	3.56
1.06	Korytarz	16.14
1.07	Biuro – wolontariusze	36.61
1.08	Magazynek	19.64
1.09	Pom. gospodarcze	4.83
1.10	Biuro	10.53
1.11	Techniczne	4.06
1.12	Socjalne	5.31
1.13	Biuro	19.44
1.14	Biuro	25.78
1.15	Biuro	6.59
1.16	Korytarz	3.72
1.17	Szatnia męska	2.62
1.18	Szatnia	14.62
1.19	Szatnia damska	14.45
1.19	Łazienka	3.64
		238.10

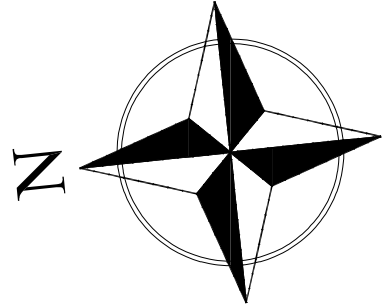

ZESTAWIENIE ELEMENTÓW INSTALACJI WENTYLACJI MECHANICZNEJ			
Oznaczenie	Opis elementu	Szt.	Uwagi
WW-1	Wentylator bezdymowy B500R-100	1	produkcja Ind.
WW-2	Wentylator bezdymowy B500R-100	1	produkcja Ind.
WW-3	Wentylator bezdymowy B500R-100	1	produkcja Ind.
WW-4	Wentylator bezdymowy B500R-100	1	produkcja Ind.
WW-5	Wentylator bezdymowy B500R-100	1	produkcja Ind.
WW-6	Wentylator bezdymowy B500R-100	1	produkcja Ind.
WW-7	Wentylator bezdymowy B500R-200	1	produkcja Ind.



Biuro Usług Projektowych
Budownictwa Ogólnego
ul. Przemysłowa Rybnickiej 10
40-005 Katowice
e-mail: biuro@bpo.pl

Nazwa inwestycji:
BUDOWA HOSPICJUM W KUTNIE

Inwestor:
Sowarzyszenie Hospicjum Kuńskie
Aleje ZHP 8, 99-300 Kutno

Lokalizacja inwestycji:
m. Kutno, obr. Raszew-Piaski, ul. Jastrzebia, nr dz. 74/137

Nazwa rysu:
INSTALACJA WENTYLACJI PODDASZE – BUDYNEK HOSPICJUM

Skala: 1 : 50

Data:
miesiąc, rok

Nr rys. 20

Projektował:
mgr inż. M. Dzikowski

Podpis:
upr. bud.: LOD/1487/POOS/10